



 



- 


Optyczna adresowalna czujka dymu
- 


Ręczny ostrzegacz pożarowy
- 

Optyczna adresowalna czujka dymu ze wskaźnikiem zadziałania
- 


Sygnalizator akustyczny z dodatkowym zasilaniem baterijnym
- 

Element kontrolno sterujący 1 wy 2we
- 

Adresowalna czujka temperatury
- 

Linowa czujka dymu
- 

Wielowijściowy element sterujący

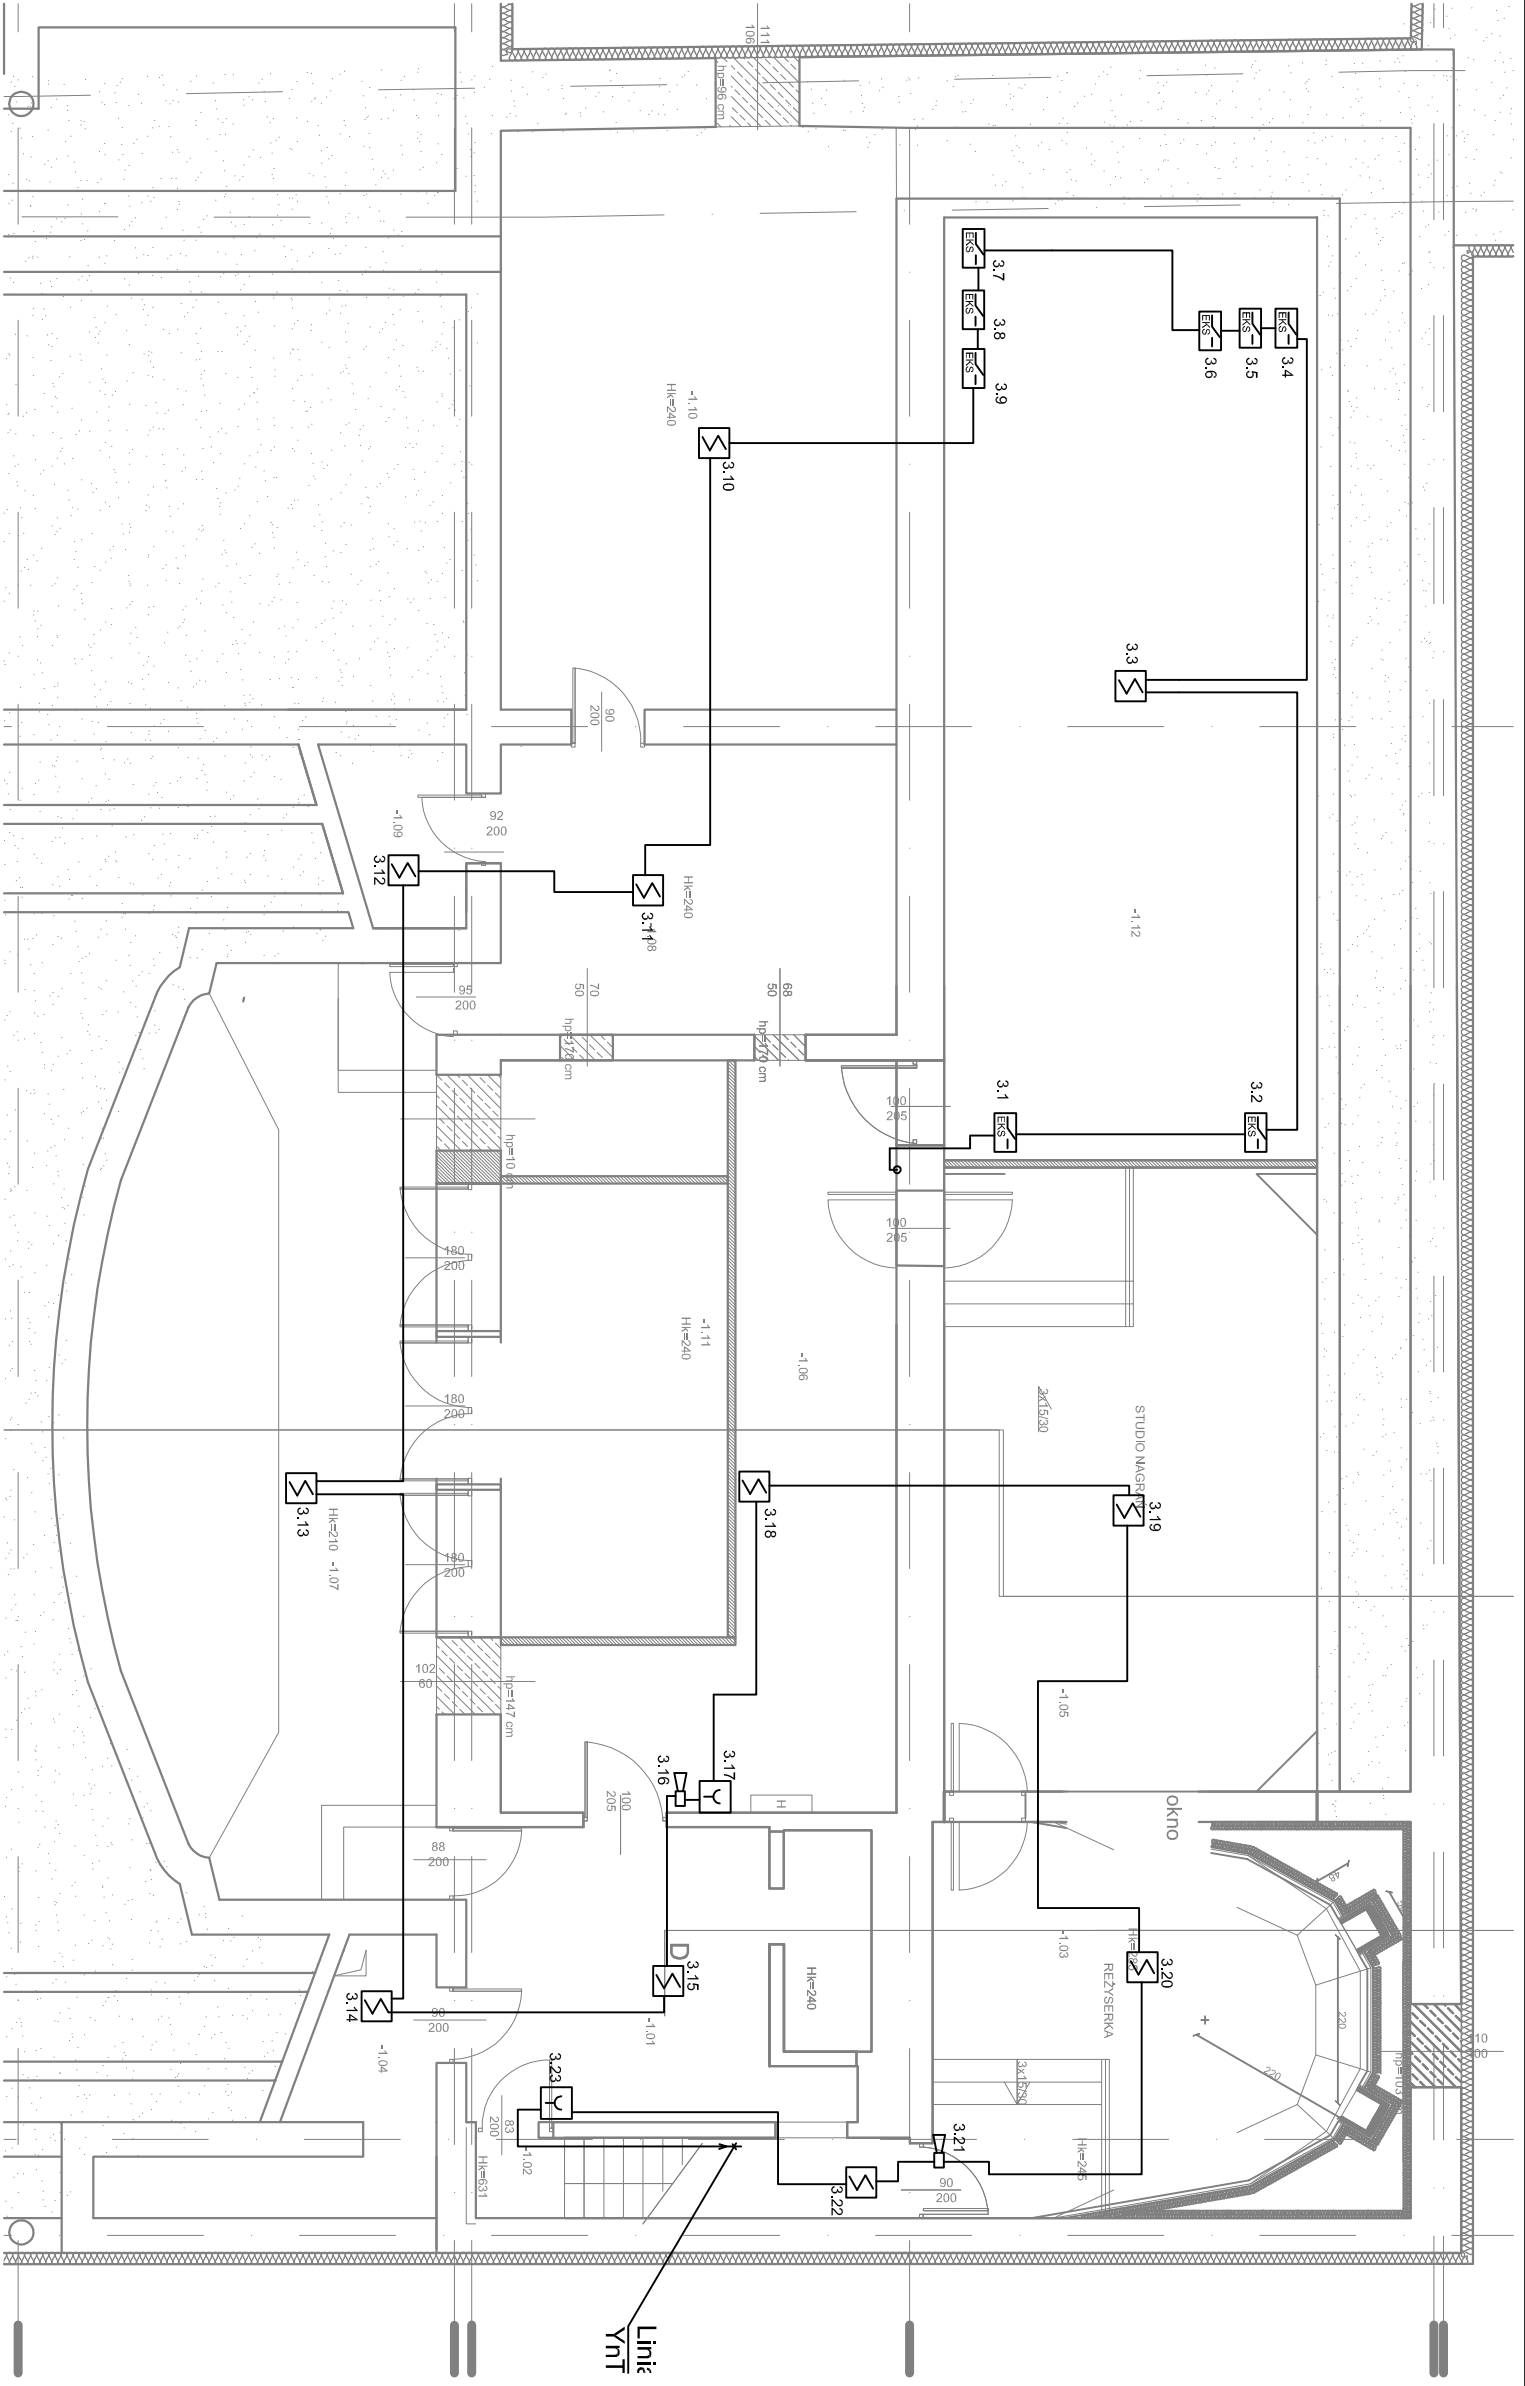

Pracownia Projektowa F-11, ul. Olśzańska 7A, 31 - 513 Kraków			
TEMAT PROJEKTU:	Przebudowa, rozbudowa i termomodernizacja kompleksu budynków nr 42/1207 - Klub Uczelniany w Dęblinie wraz z przebudową amfiteatru, budową zabudowań sceny amfiteatru oraz przebudową instalacji wentylacji (wzd.-kan., c.o., went. mech., elektrycznych i nieskoprowywnych), budową instalacji klimatyzacji oraz rozbiórką bieżącej sieci łazienki przy ul. Dąwajonu 303 w Dęblinie; dz. nr ewkl. 4080/103 jedn. ewkl. 061601_1 Dęblin; obręb: 061601_10001 Dęblin		
ADRES OBIEKTU:	dz. nr ewkl. 4080/103; jedn. ewkl. 061601_1 Dęblin; obręb: 061601_10001 Dęblin		
INWESTOR:	Wyższa Szkoła Ofensywa Słi Powiatowych ul. Dąwajonu 303 nr 35, 06-521 Dęblin		
TEMAT RYSUNKU:	PLAN INSTALACJI SSP Piwnica	SKALA: 1:100	NR RYS.: EP - 01
BRANŻA:	ELEKTRYCZNA	FAZA:	PROJEKT WYKONAWCZY
ZESPÓŁ:	IMIĘ I NAZWISKO:	UPRAWNIENIA:	PODPIS:
AUTOR:	MGR INŻ. WIESŁAW JEDRZEJCZYK	BPP:UPR 332182	
SPRAWDZIL:	MGR INŻ. KRZYSZTOF RYCZAN	UPR 131/2001	
PRAWA AUTORSKIE ZASTRZEŻONE (DZ. U. NR 24, POZ. 83 Z DNIA 23.02.1994) - DOKONYWANIE ZMIAN, POPRAWEK, SKRĘŚLEŃ ORAZ KOPIOWANIE I ROZPOWSZECZNIANIE BEZ ZGODY JEDNOSTKI AUTORSKIEJ JEST NIEDOZWOLONE.			