

LEGENDA



AGREGAT
SPRĘŻARKOWY




KLIMATYZATOR



STEROWNIK
POMIESZCZENIOWY

9.52.22.2
5.0 m PRZEWÓD ZASILAJĄCY/POWRÓTNY
DŁUGOŚĆ PRZEWODU

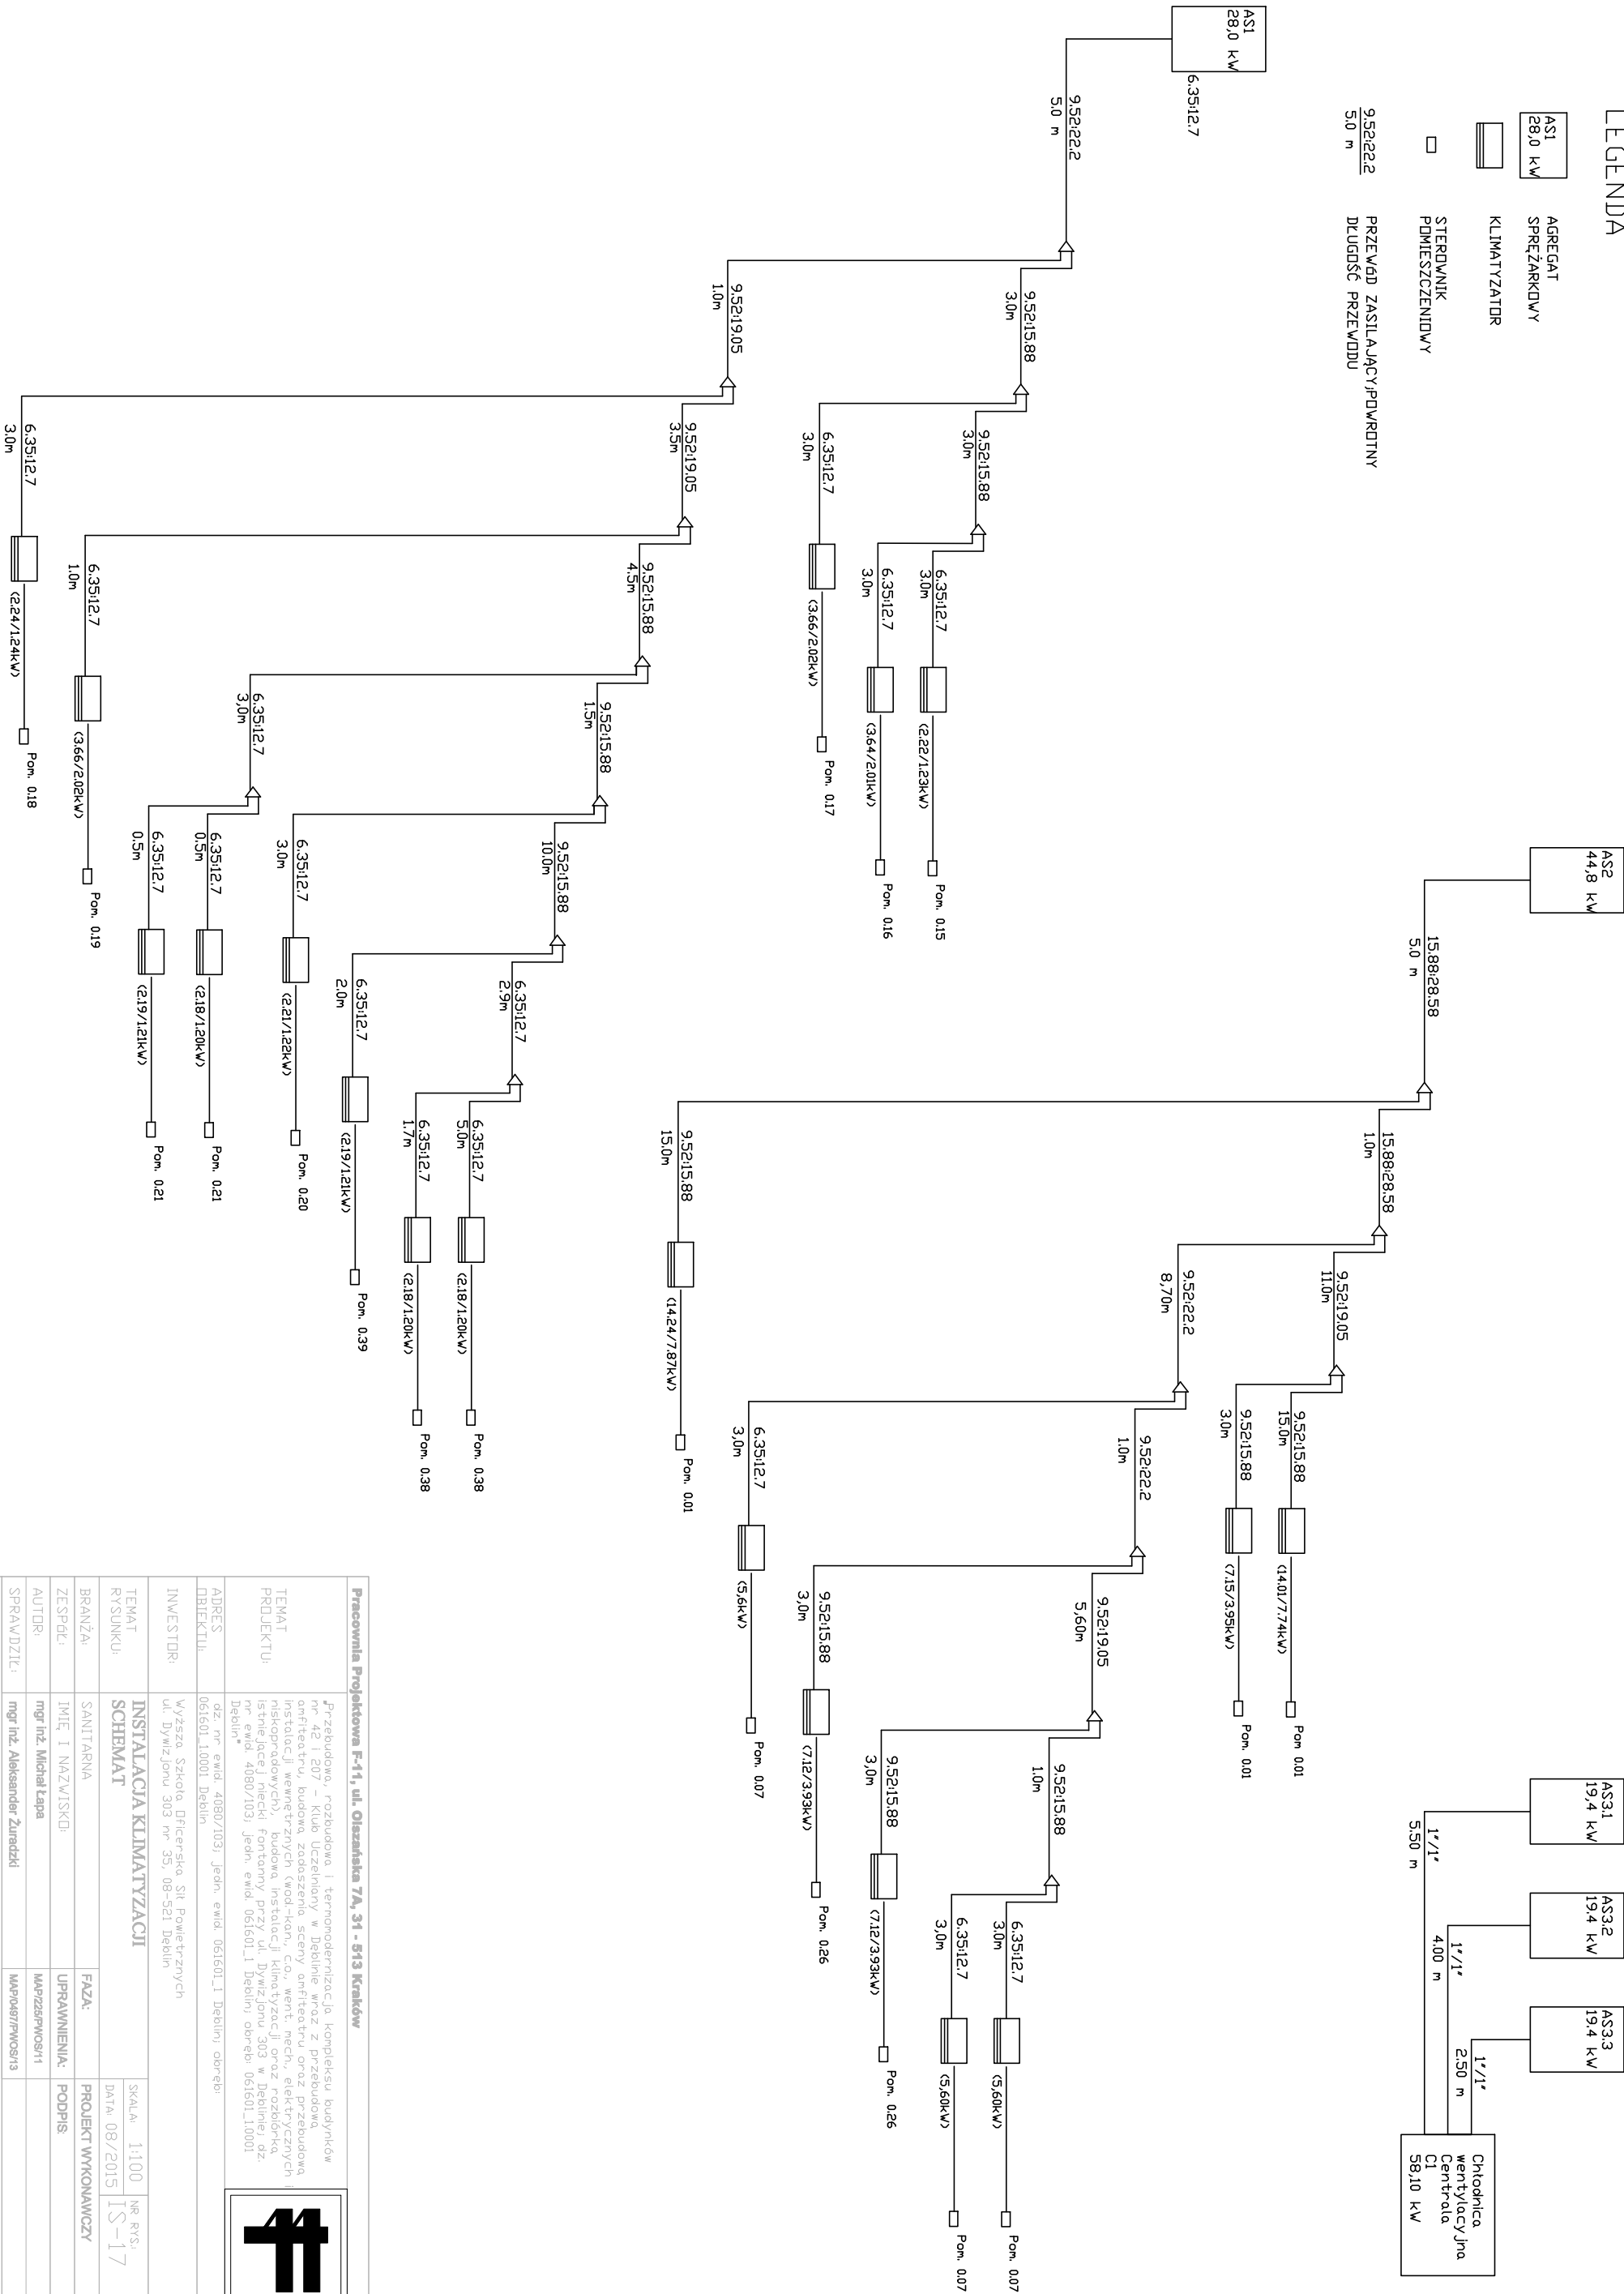

Pracownia Projektowa F-11, ul. Olaszńska 7A, 31 - 513 Kraków			
TEMAT PROJEKTU	Przebudowa, rozbudowa i termomodernizacja kompleksu budynków nr 42 i 207 – Klub Uczelniany w Dęblinie wraz z przebudową amfiteatru, budowa, zaoszczędzenie, sceny amfiteatru oraz przebudowa instalacji wewnętrznych (wod-kan., c.o., went., mech., elektrycznych i niskoprądowych), budowa instalacji klimatyzacji oraz rozbiora istniejącej fontanny przy ul. Dywizjonu 303 w Dęblinie) dz. nr ewid. 4080/103j jedn. ewid. 061601_1 Dęblin) okrebi 061601_11001 Dęblin		
ADRES OBIEKTU	dz. nr ewid. 4080/103j jedn. ewid. 061601_1 Dęblin) okrebi 061601_11001 Dęblin		
INWESTOR	Wyższa Szkoła Oficerska Sił Powietrznych ul. Dywizjonu 303 nr 35j, 06-521 Dęblin		
BRANŻA	SANITARNA	FAZA:	SKALA 1:100
ZESPÓŁ	IMI, I NAZWISKO:	UPRAWNIENIA:	NR RYS. 1S-17
AUTOR	mgr inż. Michał Łapa	PROJEKT WYKONAWCZY	
SPRAWDZICI	mgr inż. Aleksander Żuradzki	PODPIS	
PRAWA AUTORSKIE ZASTRZEŻONE (DZ. U. NR 24, POZ. 83 Z DNIA 23.02.1994)- DOKONYWANIE ZMIAN, POPRAWEK, SKRĘŚLEŃ ORAZ KOPLOWANIE I ROZPOWISZCZANIE BEZ ZGODY JEDYNOSTKI AUTORSKIEJ JEST NIEDOZWOLONE.			